


PLANTA BAIXA
ESCALA 1:50

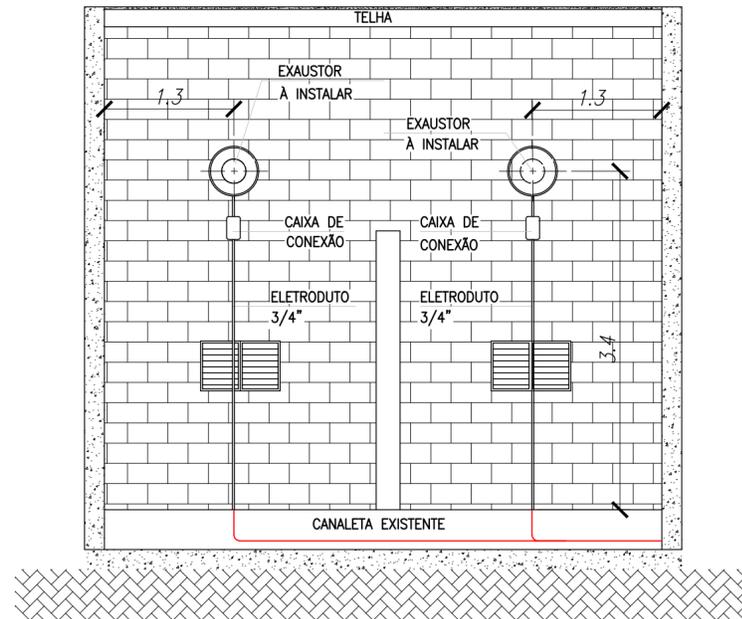

CORTE A-A
ESCALA 1:50



EXAUSTOR
SEM ESCALA

NOTAS

1-PARA O ESQUEMA DE LIGAÇÃO ELÉTRICA, VER DIAGRAMA TWD-19-0226-EL-002 E TWD-19-0226-EL-010

| | | |
|--|---------------------------------|-------------------------------------|
| - | - | - |
| - | - | - |
| 00 | - | - |
| REVISÕES | REFERENCIA | DATA |
| OBSERVAÇÕES: A RESPONSABILIDADE TÉCNICA RESTRINGE-SE A AUTORIA DO PROJETO. | | |
| QUALQUER ALTERAÇÃO NA EXECUÇÃO DESTES PROJETOS, SEM PRÉVIA AUTORIZAÇÃO, É DE AUTOR DE QUALQUER RESPON- SABILIDADE. | STATUS DO PROJETO - | FORMATO DA FOLHA A2 (594X420 mm) |
| REVISÃO 00 | NÚMERO DO CLIENTE - | NÚMERO DA FOLHA 01 DE 01 |
| CLIENTE CÂMARA MUNICIPAL DE SOROCABA | ESCALAS INDICADAS | |
| OBRA / TÍTULO DO PROJETO ADEQUAÇÃO DAS INSTALAÇÕES ELÉTRICAS INSTALAÇÃO DE EXAUSTORES NA CABINE SECUNDÁRIA | UNIDADE METRO/MILÍMETROS | |
| RESPONSÁVEL TÉCNICO Eng. Tulio Sanra Nardy Nader - CREA SP 5060913120/D | DATA DA APROVAÇÃO 12/03/2018 | |
| PROJETADO POR EFS | APROVADO POR EFS | |
| DESENHO NÚMERO TWD-19-010-EL-008 | | |